



KEY-PLAN EDIFICIO

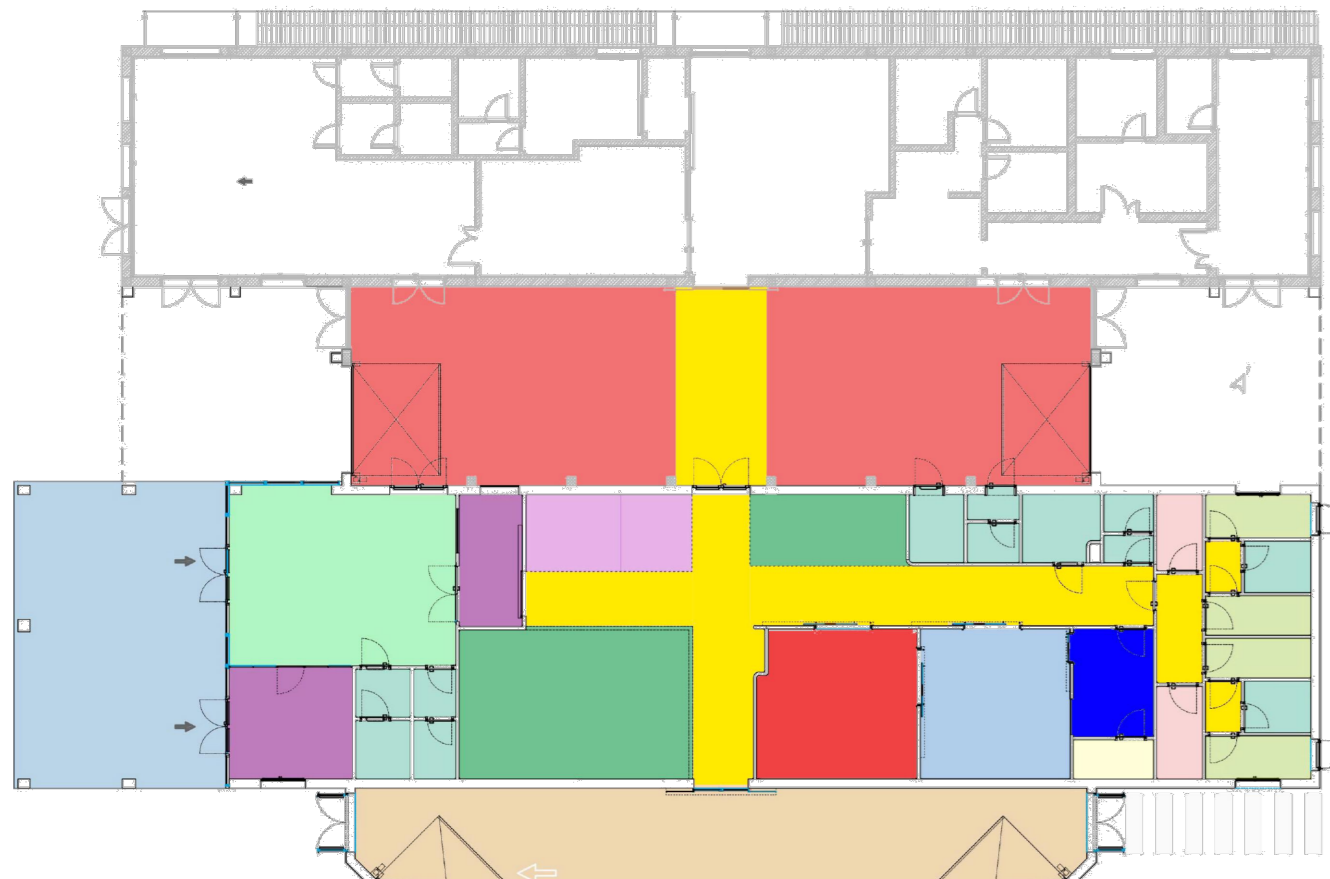


LEGENDA

CAMERA CALDA	SALA OPERATORIA
VERANDA D'INGRESSO	SALA TAC
SALA D'ATTESA	SALA CONTROLLO
ACCETTAZIONE	SPOGLIATOIO PERSONALE
SERVIZI IGIENICI	LOCALE TECNICO
SALA D'ATTESA CODICE GIALLO E VERDE	DISPOSITO
DEGENZA CODICE GIALLO-ROSSO	DEPOSITO
CONNETTIVO	

SEZIONE LONGITUDINALE EDIFICIO

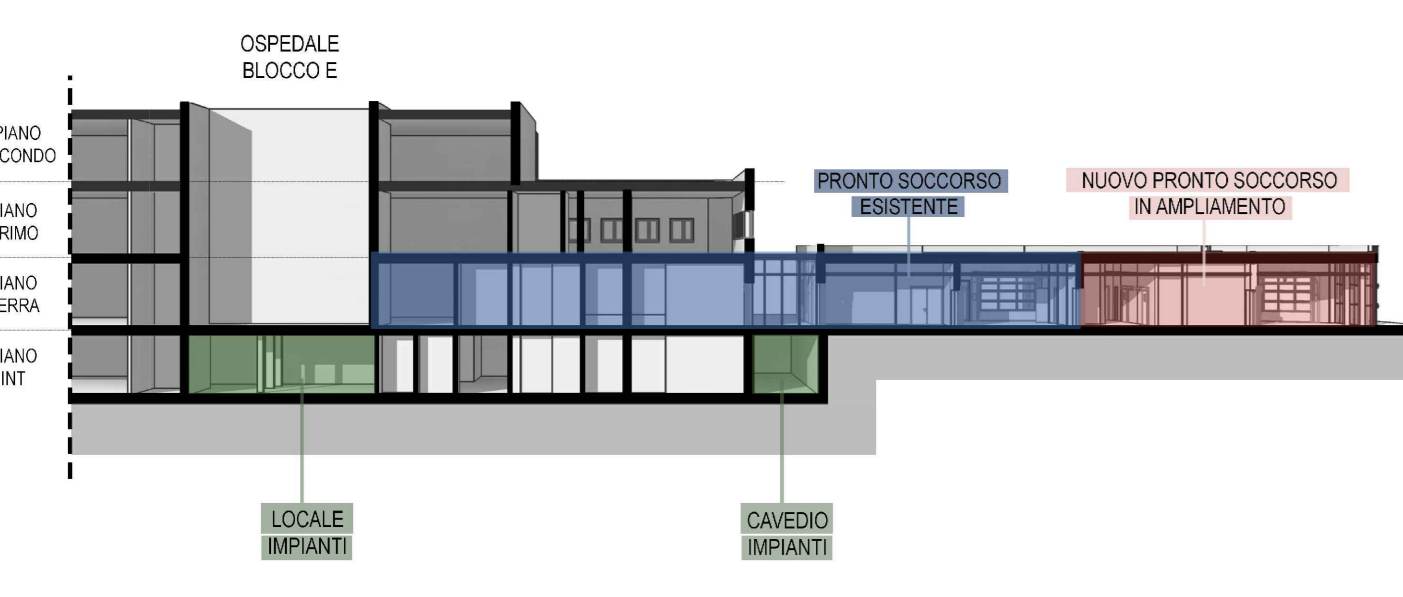

H 19 AR_AB_CH Abaco chiusure verticali e orizzontali

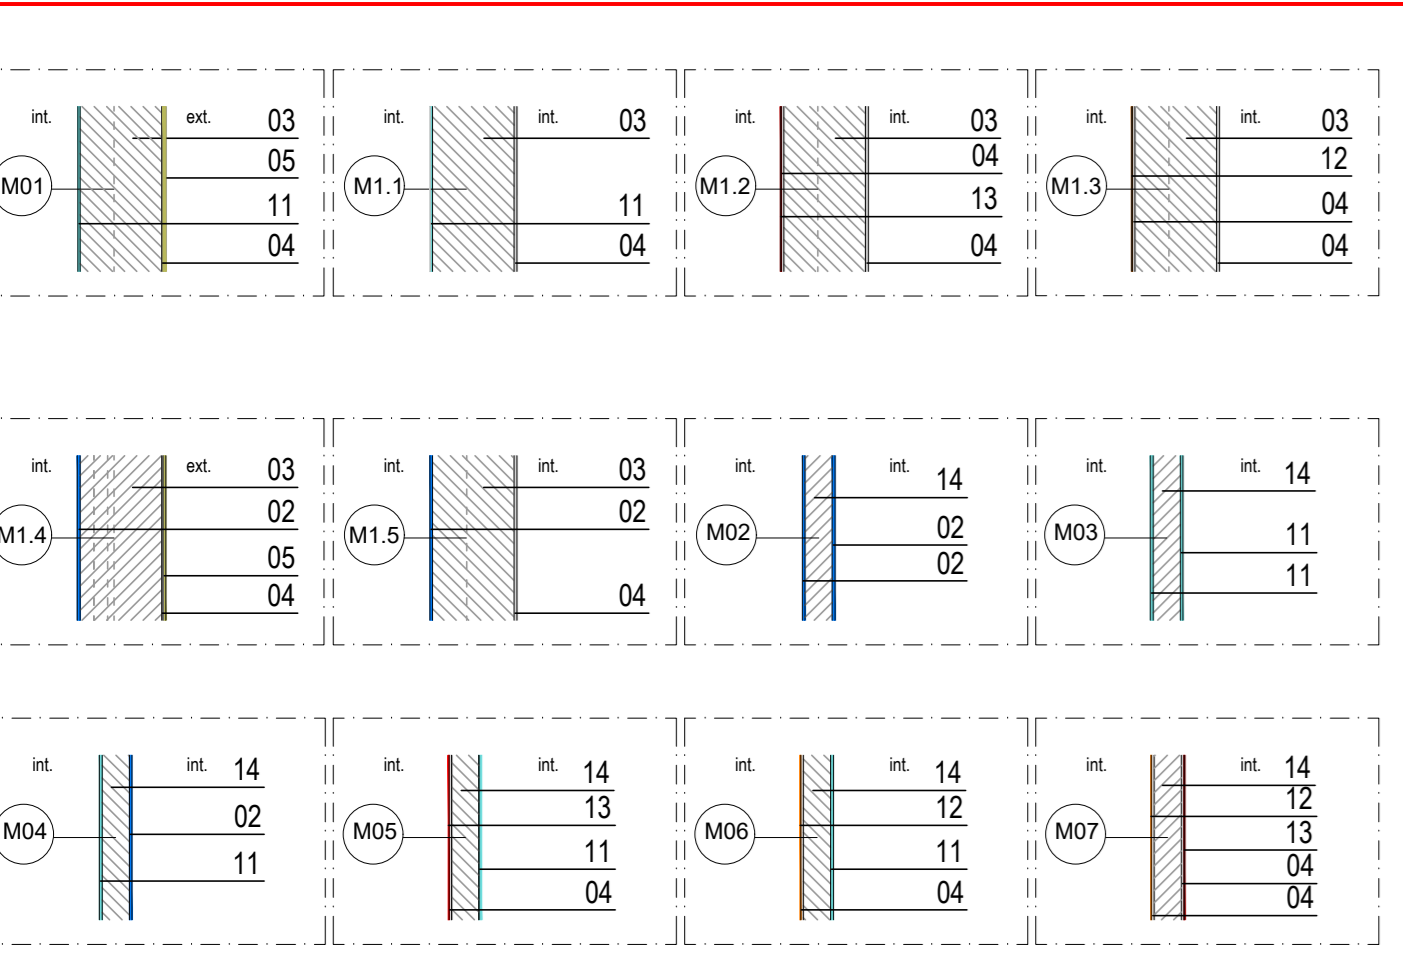

01 Mattone pavimento	11 Rivestimento vinilico costruito in granuli in PVC rigido
02 Mattonele giocattolo	12 Rivestimento in lamina di acciaio colorata
03 YTONG sp. 30cm	13 Rivestimento in lamina di piombo - sp. 3mm
04 Intonaco	14 YTONG sp. 10cm
05 Rifinitura esterna granito	15 Lastre Predalles 30x40
06 Versapav asfalto con ghioio in plastica	16 Guaina bituminosa
07 Magrone	17 Strato usura
08 Rete elettrosaldata	18 Latta CLS fibrato
09 Massetto	19 Latta pressata
10 Isolante in EPS - sp. 120 mm	20 Barriera al vapore

CHIUSURE VERTICALI

ARES Sardegna
Azienda Regionale Salute

**REALIZZAZIONE DELL'INTERVENTO NP1
NUOVO PRONTO SOCCORSO DEL P.O. GIOVANNI PAOLO II DI OLBIA**
CUP B05F20002610002 - CIG 8929016918

COMUNE DI OLBIA - PROVINCIA DI SASSARI

Elaborati Grafici
PIANTA PIANO TERRA DI PROGETTO

H.03 AR_PT
scala: 1:50
Quote: (m) riferite al livello del mare
Misure: Metri Invari (mi)

PROGETTO ESECUTIVO
Art. 23 comma 6, D.Lgs. n. 50/16

VISTO:
Il progettista:
Il committente:
Il direttore Tecnico:

Coordinatore della sicurezza in fase di progettazione:
Ing. Dario Solimano

Coordinamento e progettazione generale:
Arch. Sandra Deiana
Arch. Giovanni Antonio Spano
Ing. Dario Solimano
Dot. Geol. Roberto Tola
Ing. Massimiliano Deiana
Ing. Simone Melli
Ing. Cristina Azzeo
Arch. Gian. Daniele Russo
Arch. Giorgio Marongiu
Arch. Gian. Marco Cavada

A1 Engineering srl
(Capogruppo mandataria)

mytho
(Mandataria)

A1E
www.A1E.it

Rev.	Data	Descrizione	Dis.	Cont.	Appr.
0	07/2023	Prima Emissione	Arch. Marongiu	Arch. G.A. Spano	Arch. G.A. Spano
1	09/2023	Rev 01	Arch. Marongiu	Arch. G.A. Spano	Arch. G.A. Spano
2					
3					
4					
5					

Trasmissione:
RIR
A1 Engineering srl
Architectural & Engineering Solutions
www.A1E.it

LEGENDA RIF.

- G 03 ST_TRA Planimetria di tracciamento
- H 15 AR_PT_BB_A Pianta bagni blocco A
- H 16 AR_PT_BB_B Pianta bagni blocco B
- H 17 AR_PT_BB_C Pianta bagni blocco C
- H 20 AR_AB_SE Abaco dei serramenti
- H 19 AR_AB_CH Abaco chiusure verticali e orizzontali
- 01 REL_ELE Relazione tecnica - impianti elettrici
- 02 IMP_ELE Planimetria impianto elettrico

