 
 
 
 

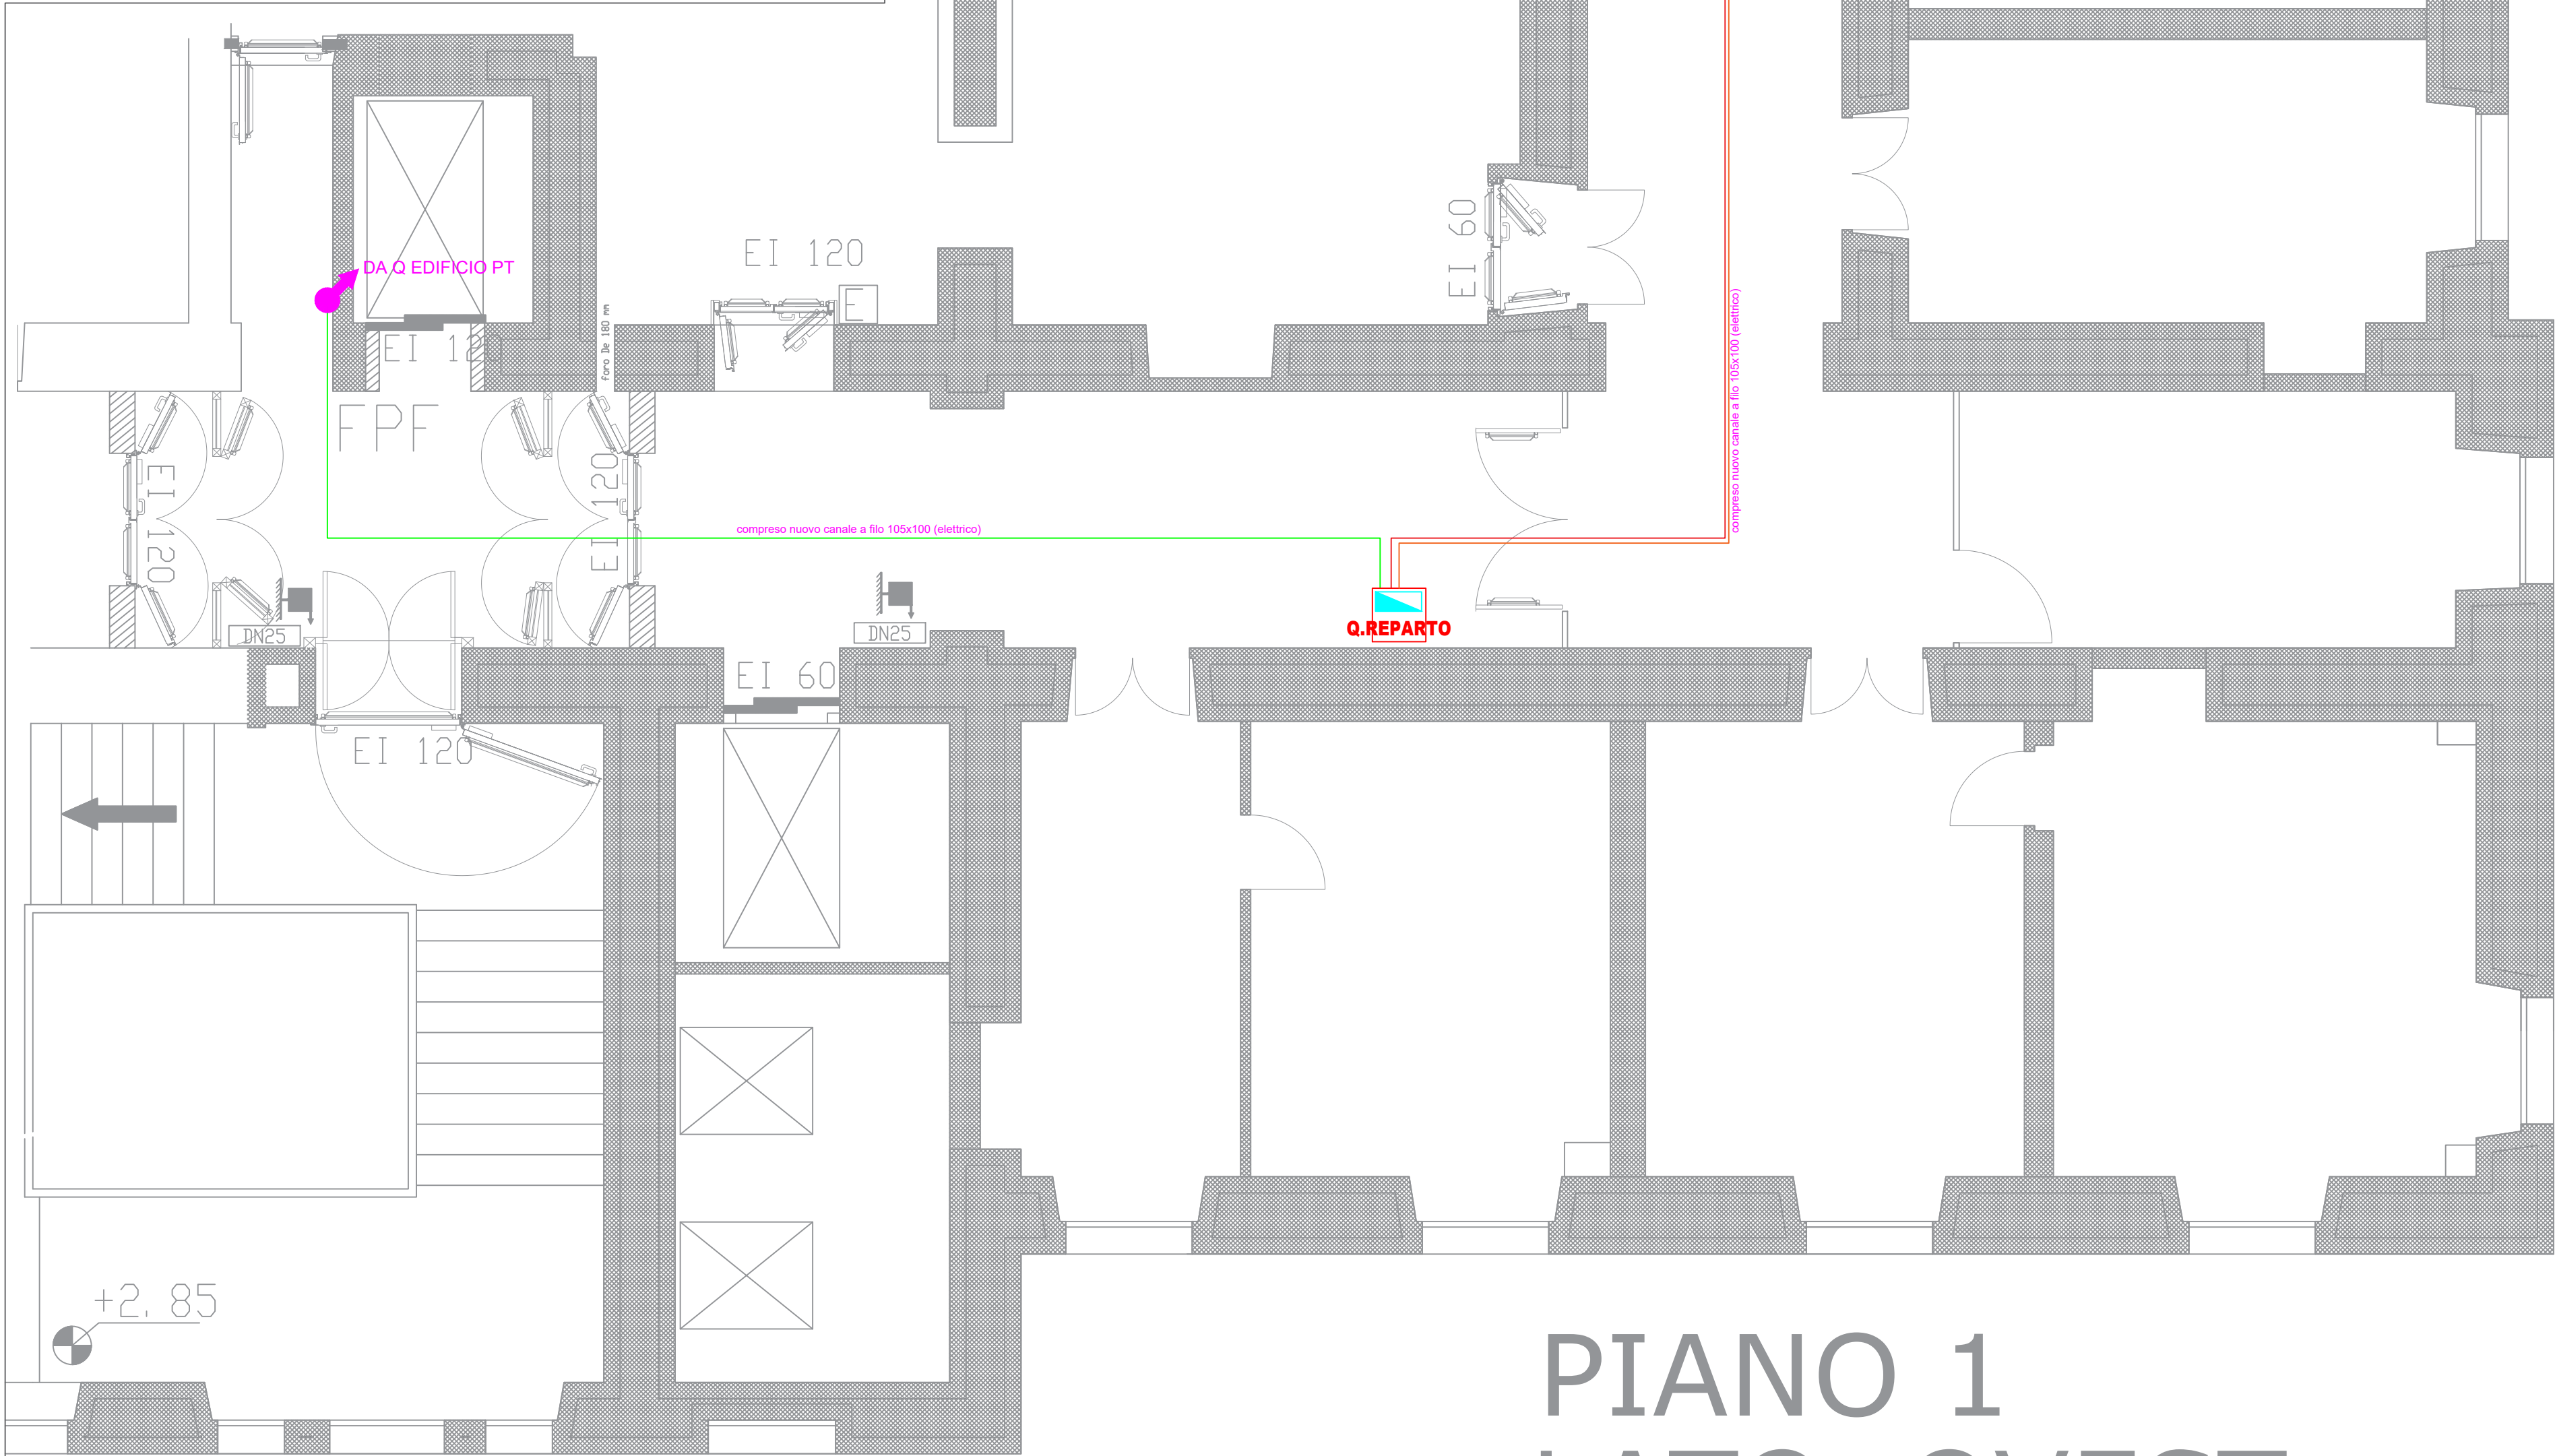


LEGENDA SIMBOLI	
Simbolo	Descrizione
	Quadro elettrico
	Pulsante con spia per sgancio di emergenza linee elettriche. – Sottovetro
	Punto con due prese multistandard (SCHUKO–10/16A)
	Punto con quattro prese multistandard (SCHUKO–10/16A)
	Colonna montante verso l'alto
	Punto fonia/dati con tre prese RJ45 cat. 6 – 4cp
	Cassa acustica da incasso in controsoffitto per allarme audio antincendio VES
	Rivelatore fumo in posizione speciale (SP sottopavimento; CZ da canale)
	Sistema per sovrappressione filtro aprova di fumo (ventilatore + unità alimenta
	Coppia di rilevatori installati sotto e sopra il controsoffitto con spia ripetiz
	Pulsante attivazione manuale allarme incendio
	Targa ottico austica impianto allarme incendio
	CAssetta con nodo equipotenziale di terra per locali gruppo 1–2
	Centralina allarme gas medicinali
	Punto alimentazione porta automatica
	Pulsante a gomito per attivazione porta automatica
	Specule e contatti ausiliari per allarme e stato radiologico
	Pulsante di emergenza a fungo – colore Rosso – due contatti NC
	Condizionatore split – unità esterna
	Condizionatore split – unità interna
	Punto con telecamera IP da parete

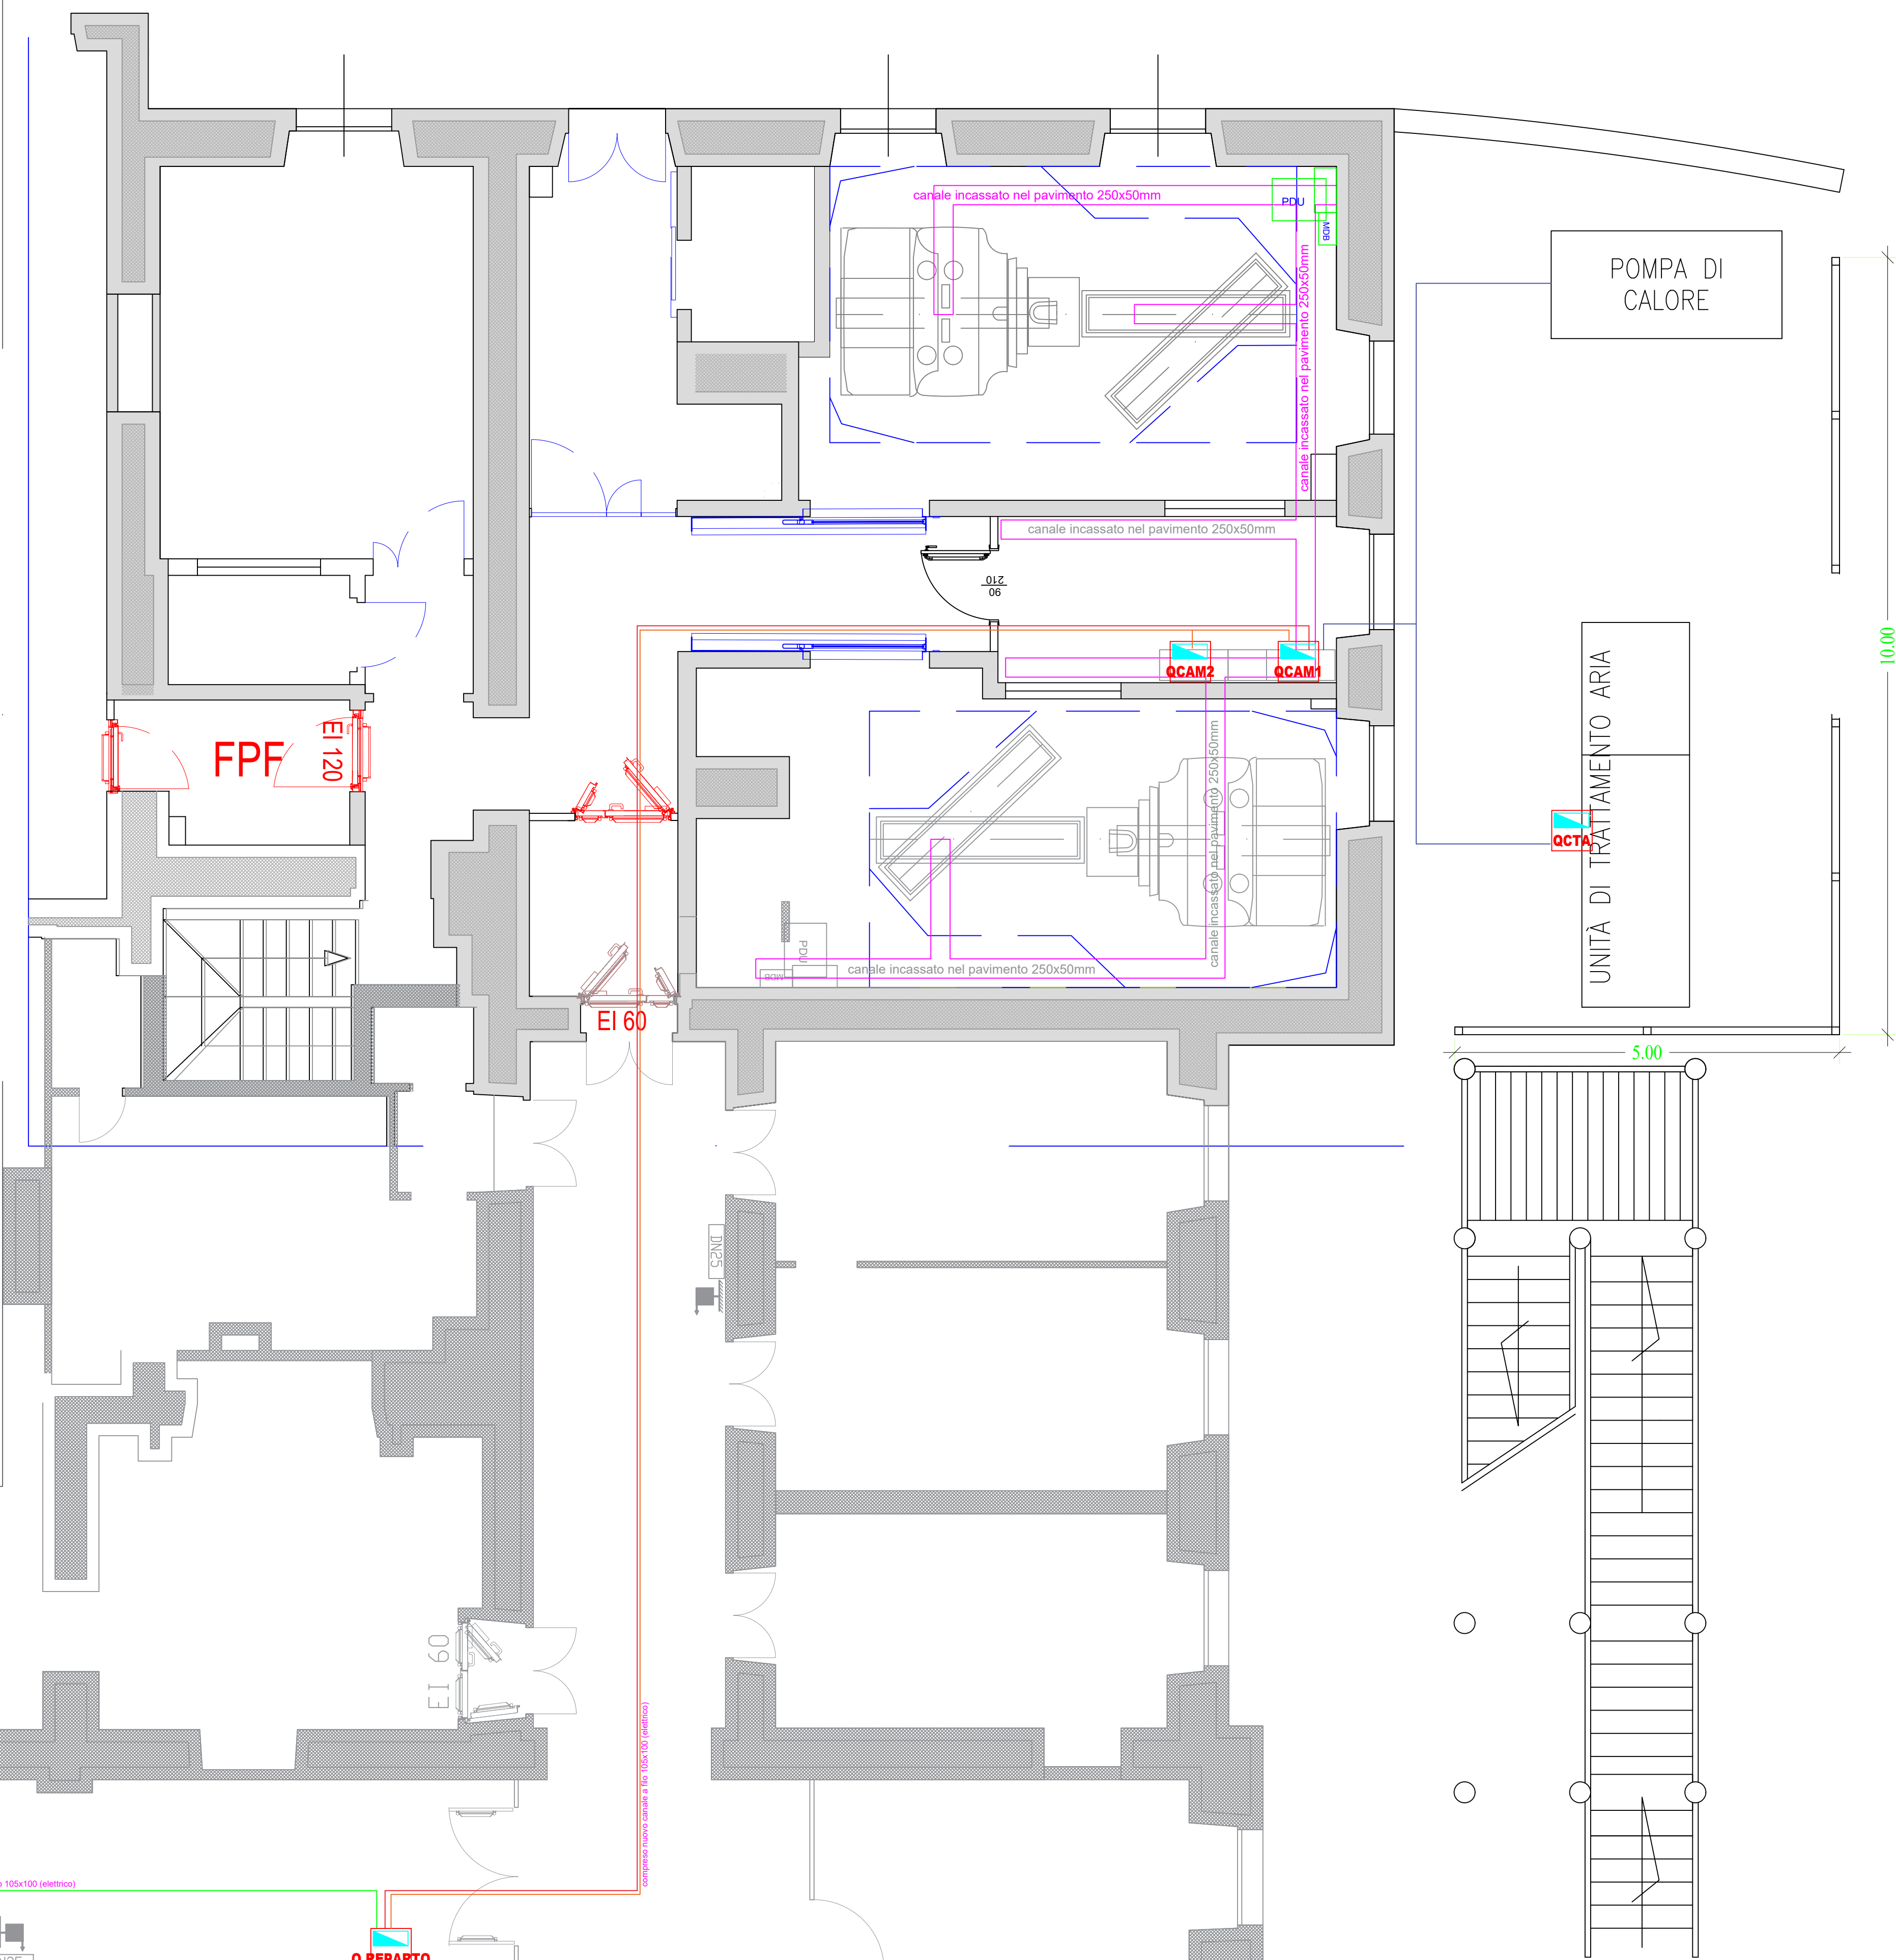

 
PIANO 1
LATO OVEST

 Azienda Ospedaliero-Universitaria di Sassari
SC Progettazione e Innovazione Tecnologica
progettazione.innovazione@aosuss.it

**PROCEDURA PER L'ACQUISIZIONE DI GAMMACAMERE
SPECT-TC PER LA S.C. DI MEDICINA NUCLEARE:**
**LAVORI DI ADEGUAMENTO EDILE ED IMPIANTISTICO
NEL PALAZZO DELLA CLINICA MEDICA FINALIZZATO
ALLA INSTALLAZIONE DI NUOVE GAMMACAMERE**

PROGETTO DI FATTIBILITÀ TECNICA ED ECONOMICA

ELABORATO:
**IMPIANTI ELETTRICI E SPECIALI
PIANO PRIMO
NUOVE LINEE DI ALIMENTAZIONE DAI QUADRI DI PIANO E
RELATIVE CANALIZZAZIONI**

IL PROGETTISTA:  E OLSA TEMPIO * 573 Dott. Ing. Roberto Gino Manca Ingegnere Civile Ambientale, Industriale e dell'Informazione Sezione A - Settore a.b.c.	COLLABORATORE PROGETTAZIONE: Arch. Renato Meloni
IL RESPONSABILE DEL PROCEDIMENTO:	IL DIRETTORE AMMINISTRATIVO:
IL DIRETTORE SANITARIO:	IL DIRETTORE GENERALE:

SASSARI 16/03/2026
SCALA 1:50

EI3